

Oggetto: **PROGETTO ESECUTIVO**
LAVORI EDILI PER LA MANUTENZIONE ORDINARIA E STRAORDINARIA DEI CENTRI DI RACCOLTA DIFFERENZIATA DEI RIFIUTI SOLIDI URBANI E DEI PIANI DI POSA CASSONETTI PER LA RACCOLTA DEI RIFIUTI SOLIDI URBANI E DELLE DIVERSE FRAZIONI RECUPERABILI, COMPRESSE OPERE ACCESSORIE ED AFFINI DI SISTEMAZIONE/ADEGUAMENTO, SUL TERRITORIO DEI COMUNI SOCI DI SABAR SERVIZI SRL

Titolo:
**CENTRO DI RACCOLTA DI
-BRESCELLO "VIA ALBERICI" -**

Progettazione:	Tav. n°:
Architetto Riccardo Sezzi <small>Via Dalla Trionfa, 13/1 - 42122 Reggio Emilia Tel. 0522.741157 - Fax: 0522-537692 E-mail: riccardosezzi@gmail.com</small>	3
n°:	Data:
Revisione:	GENNAIO 2017
Collaboratori:	Scale: 1:100


LEGENDA

- ① UFFICIO CUSTODE
- ② TETTOIA STOCCAGGIO RIFIUTI URBANI PERICOLOSI
- ③ COMPATTATORI RD
- ④ LEGNAME BIANCO
- ⑤ SFALCI E POTATURE
- ⑥ VETRO (TONDO/IN LASTRE)
- ⑦ PLASTICA
- ⑧ METALLI FERROSI
- ⑨ METALLI NON FERROSI
- ⑩ PNEUMATICI
- ⑪ RAEE (RIFIUTI APPARECCHIATURE ELETTRICHE E ELETTRONICHE)
- ⑫ BDD (BENI DUREVOLI DISMESSI) FRIGORIFERI, LAVATRICI, ECC
- ⑬ ROTTAMI IN MURATURA E INERTI
- ⑭ CARTA/CARTONE

- LEGENDA ACQUE
- CADITOIA PER LA RACCOLTA DELLE ACQUE BIANCHE
 - RETE DI RACCOLTA DELLE ACQUE BIANCHE
 - POZZETTO DI RACCORDO
 - POZZETTO A TENUTA
 - CADITOIA GRIGLIATA
 - RETE DI RACCOLTA DELLE ACQUE NERE
 - FOSSA IMHOFF

- LEGENDA RETE FORNITURA IDRICA
- AUTOCLAVE 500 LITRI
 - RETE FORNITURA ACQUA
 - POZZETTI DI RACCORDO

- LEGENDA ANTINCENDIO
- IDRANTE SOPRASSUOLO
 - RETE ANTINCENDIO

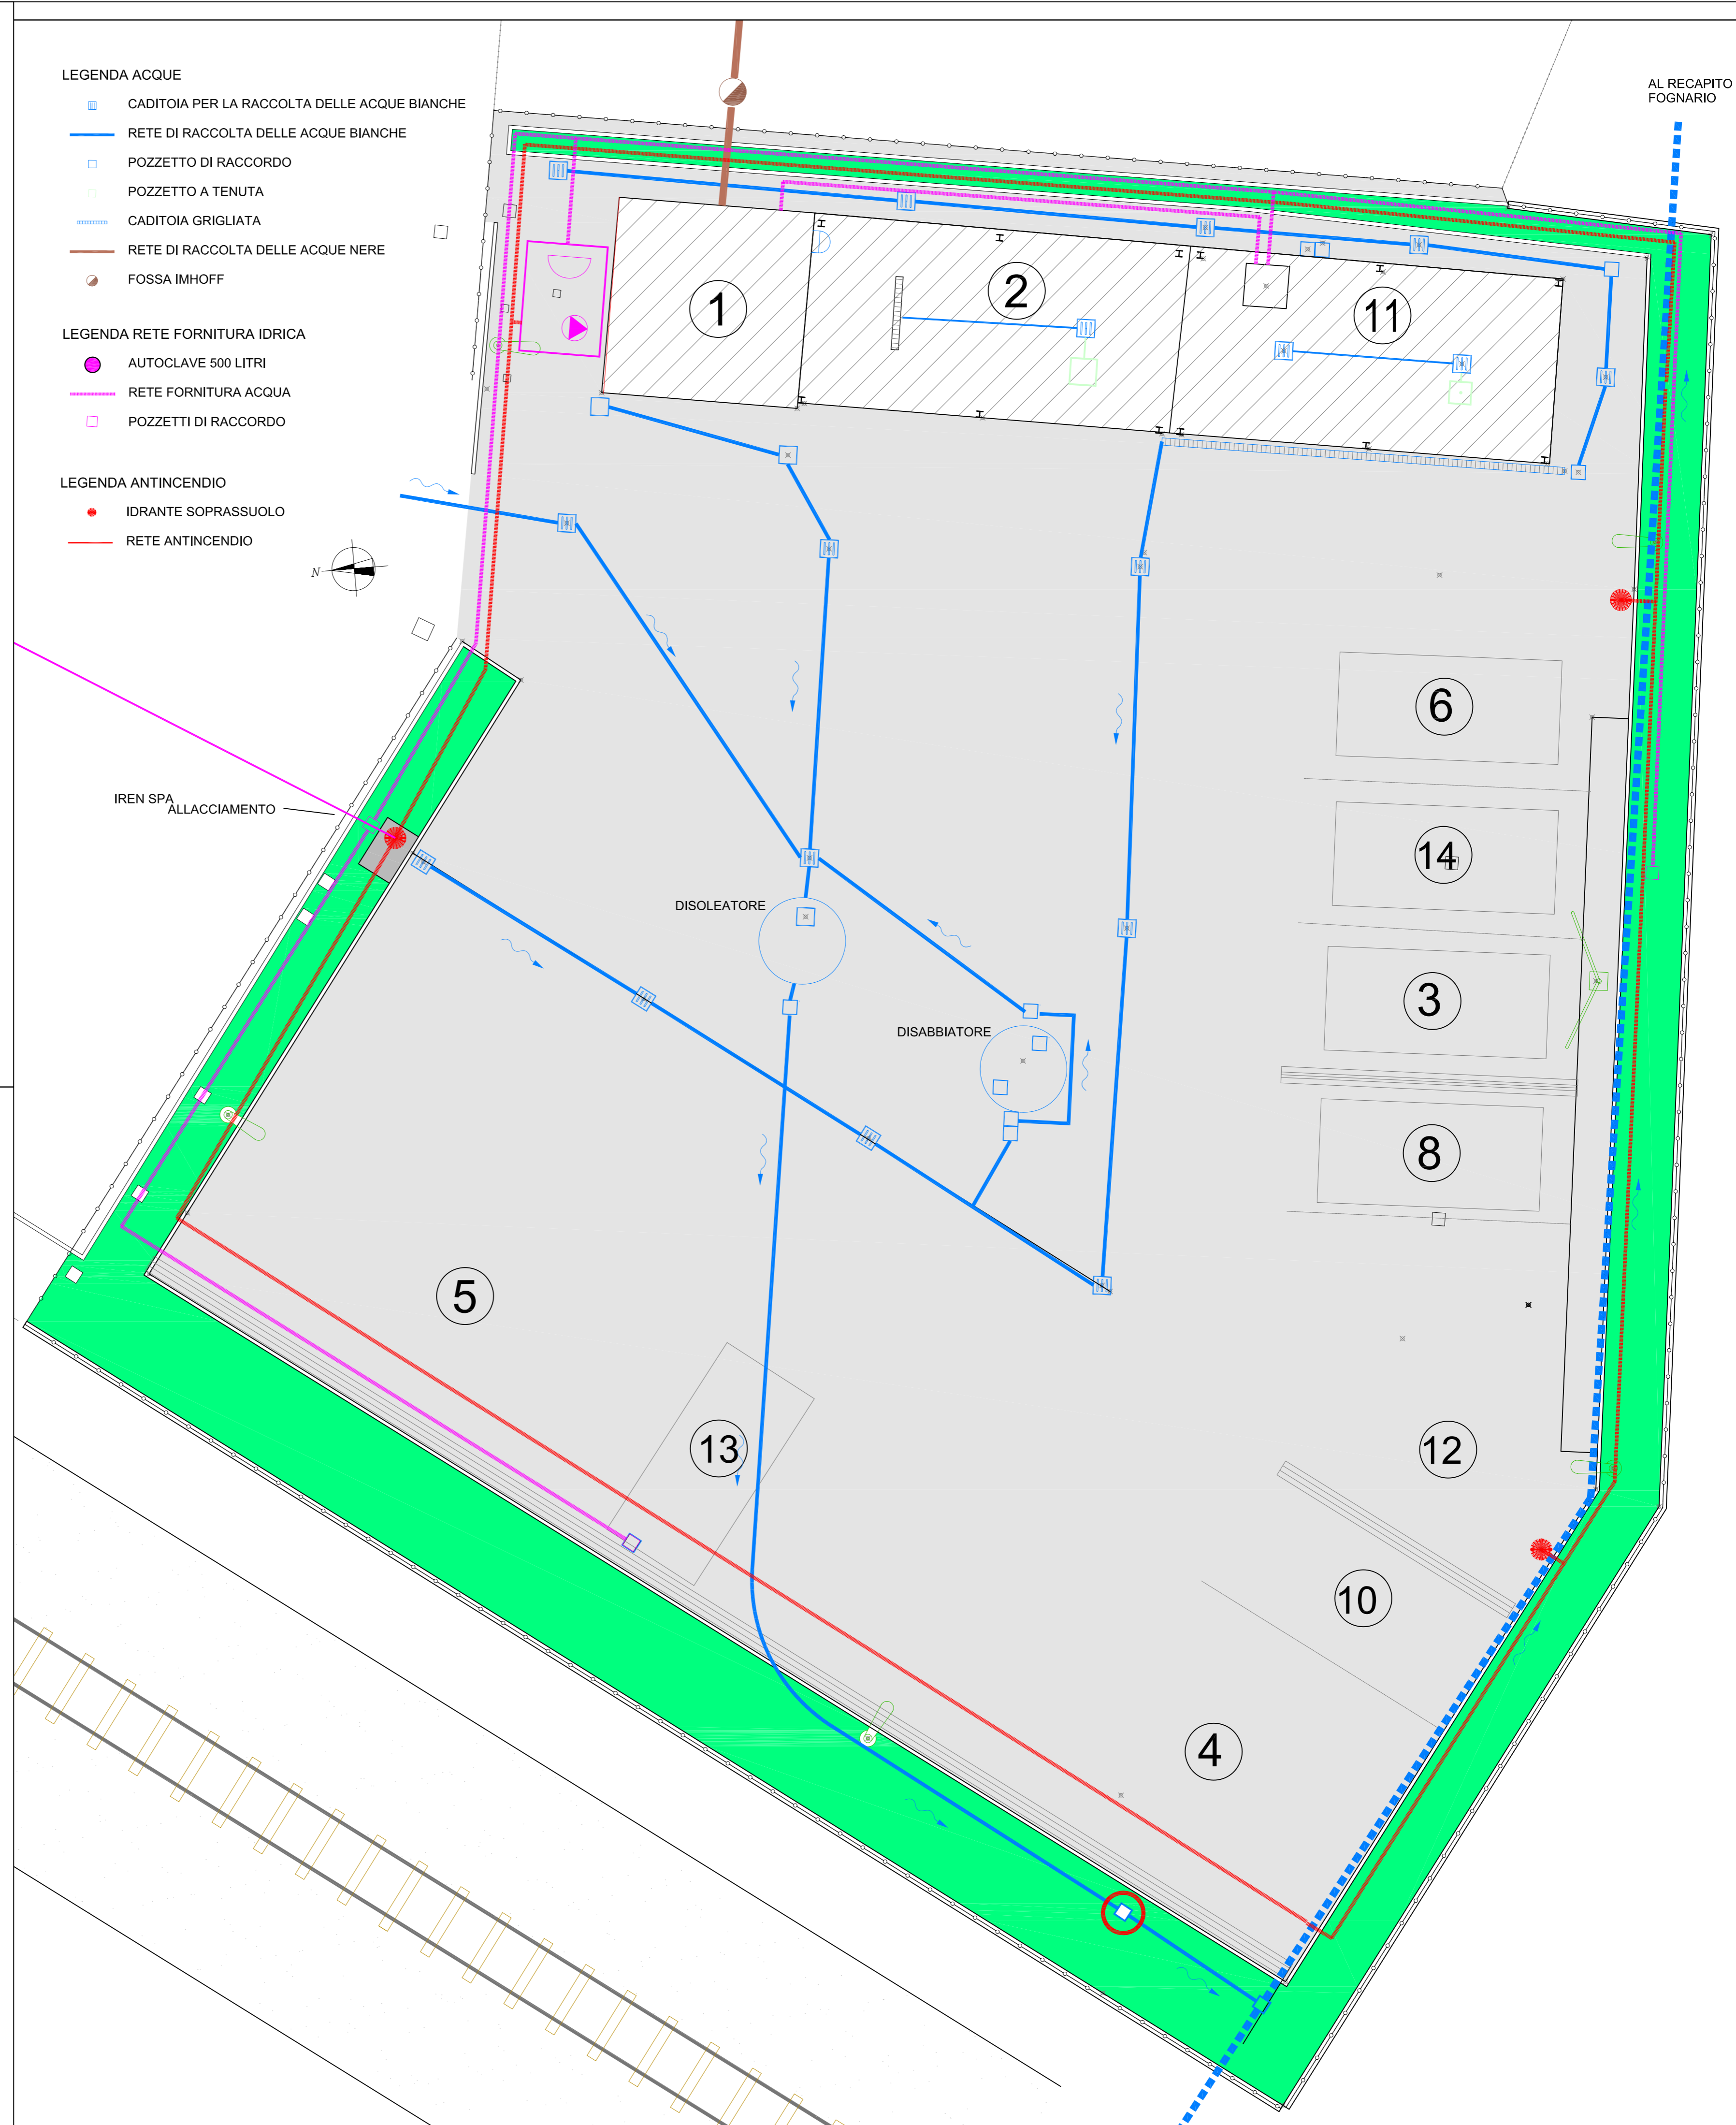

AL RECAPITO
FOGNARIO