

**PROGETTO ESECUTIVO**

LAVORI EDILI PER LA MANUTENZIONE ORDINARIA E STRAORDINARIA DEI CENTRI DI RACCOLTA DIFFERENZIATA DEI RIFIUTI SOLIDI URBANI E DEI PIANI DI POSA CASSONETTI PER LA RACCOLTA DEI RIFIUTI SOLIDI URBANI E DELLE DIVISE FRAZIONI RECUPERABILI, COMPRESSE OPERE ACCESSORIE ED AFFINI DI SISTEMAZIONE/ADEGUAMENTO, SUL TERRITORIO DEI COMUNI SOCI DI SABAR SERVIZI SRL

CENTRO DI RACCOLTA DI  
- GUALTIERI "VIA XXV APRILE" -

Progettazione:

Architetto Riccardo Sezzi

Via Della Tromba, 13/1 - 42122 Reggio Emilia  
Tel: 3282747157 - Fax: 0522-337692  
E-mail: riccardosezzi@gmail.com

n°	Revisione	Data

Collaboratori:

Tav. n°:

**5**

Data:  
GENNAIO 2017

Scala:  
1:200

LEGANDA ACQUE


-  CADITOIA PER LA RACCOLTA DELLE ACQUE BIANCHE
-  RETE DI RACCOLTA DELLE ACQUE BIANCHE
-  POZZETTO DI RACCORDO PER LA RACCOLTA DELLE ACQUE BIANCHE
-  POZZETTO A TENUTA
-  RETE DI RACCOLTA DELLE ACQUE NERE
-  FOSSA IMHOFF

LEGANDA ANTINCENDIO

-  IDRANTE SOPRASUOLO
-  RETE ANTINCENDIO

LEGANDA RETE ELETTRICA

-  POZZETTO E PALO DELLA LUCE
-  POLIFERA ENEL
-  QUADRO DI CONSEGNA
-  BANDIERA PORTA ARROTOLATORI

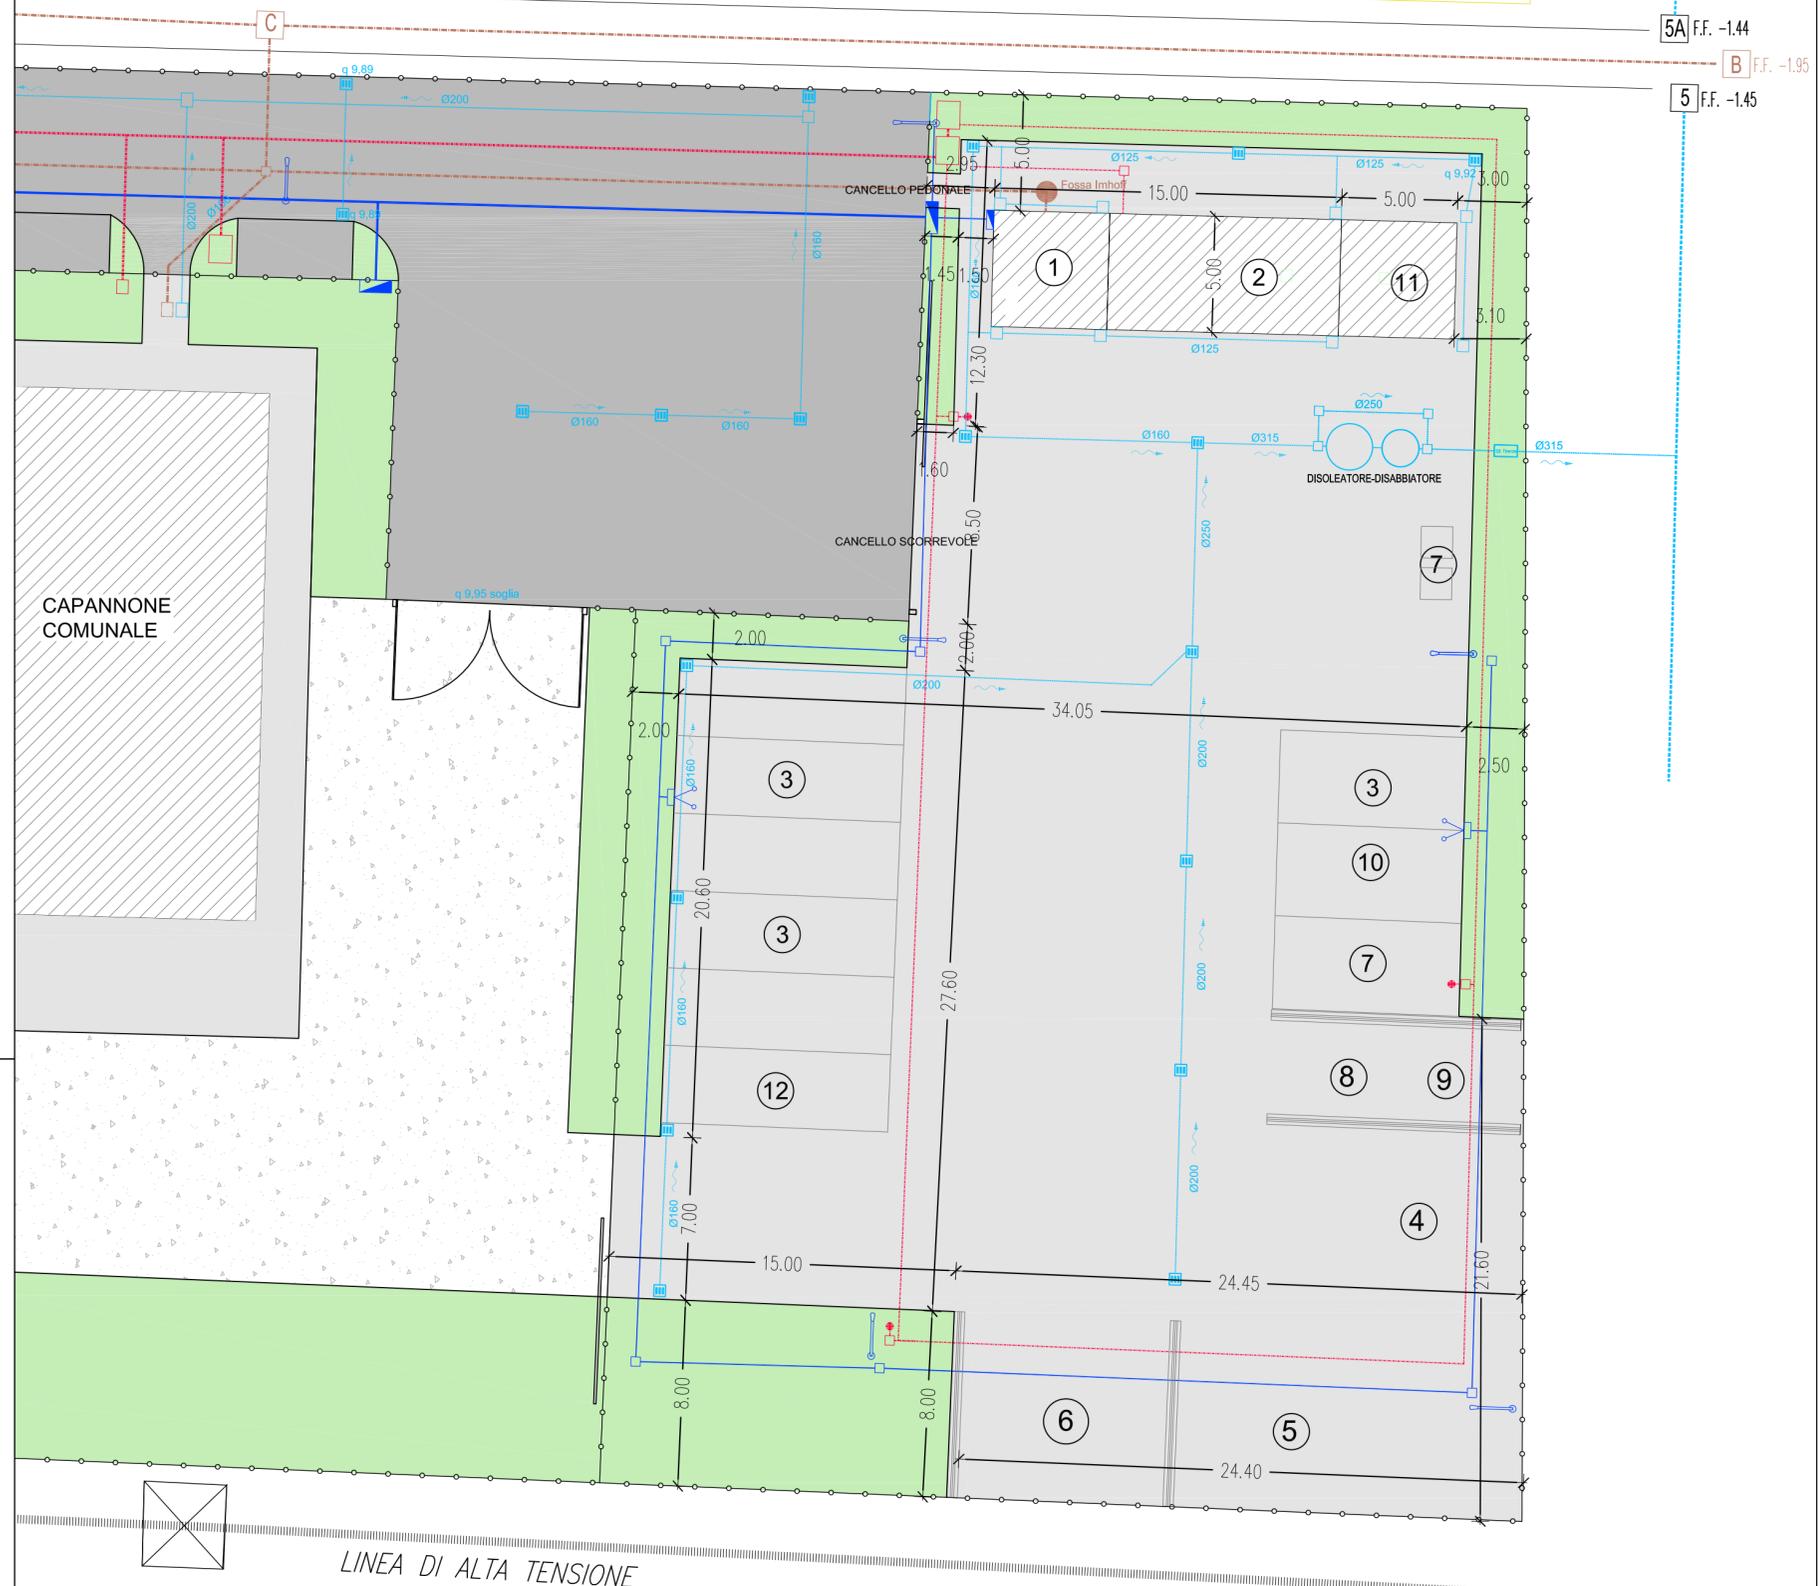

5A F.F. -1.44

B F.F. -1.95

5 F.F. -1.45